


WYŚCIE DLA ODBIORCÓW - WYŚCIE EMAKUACYJNE

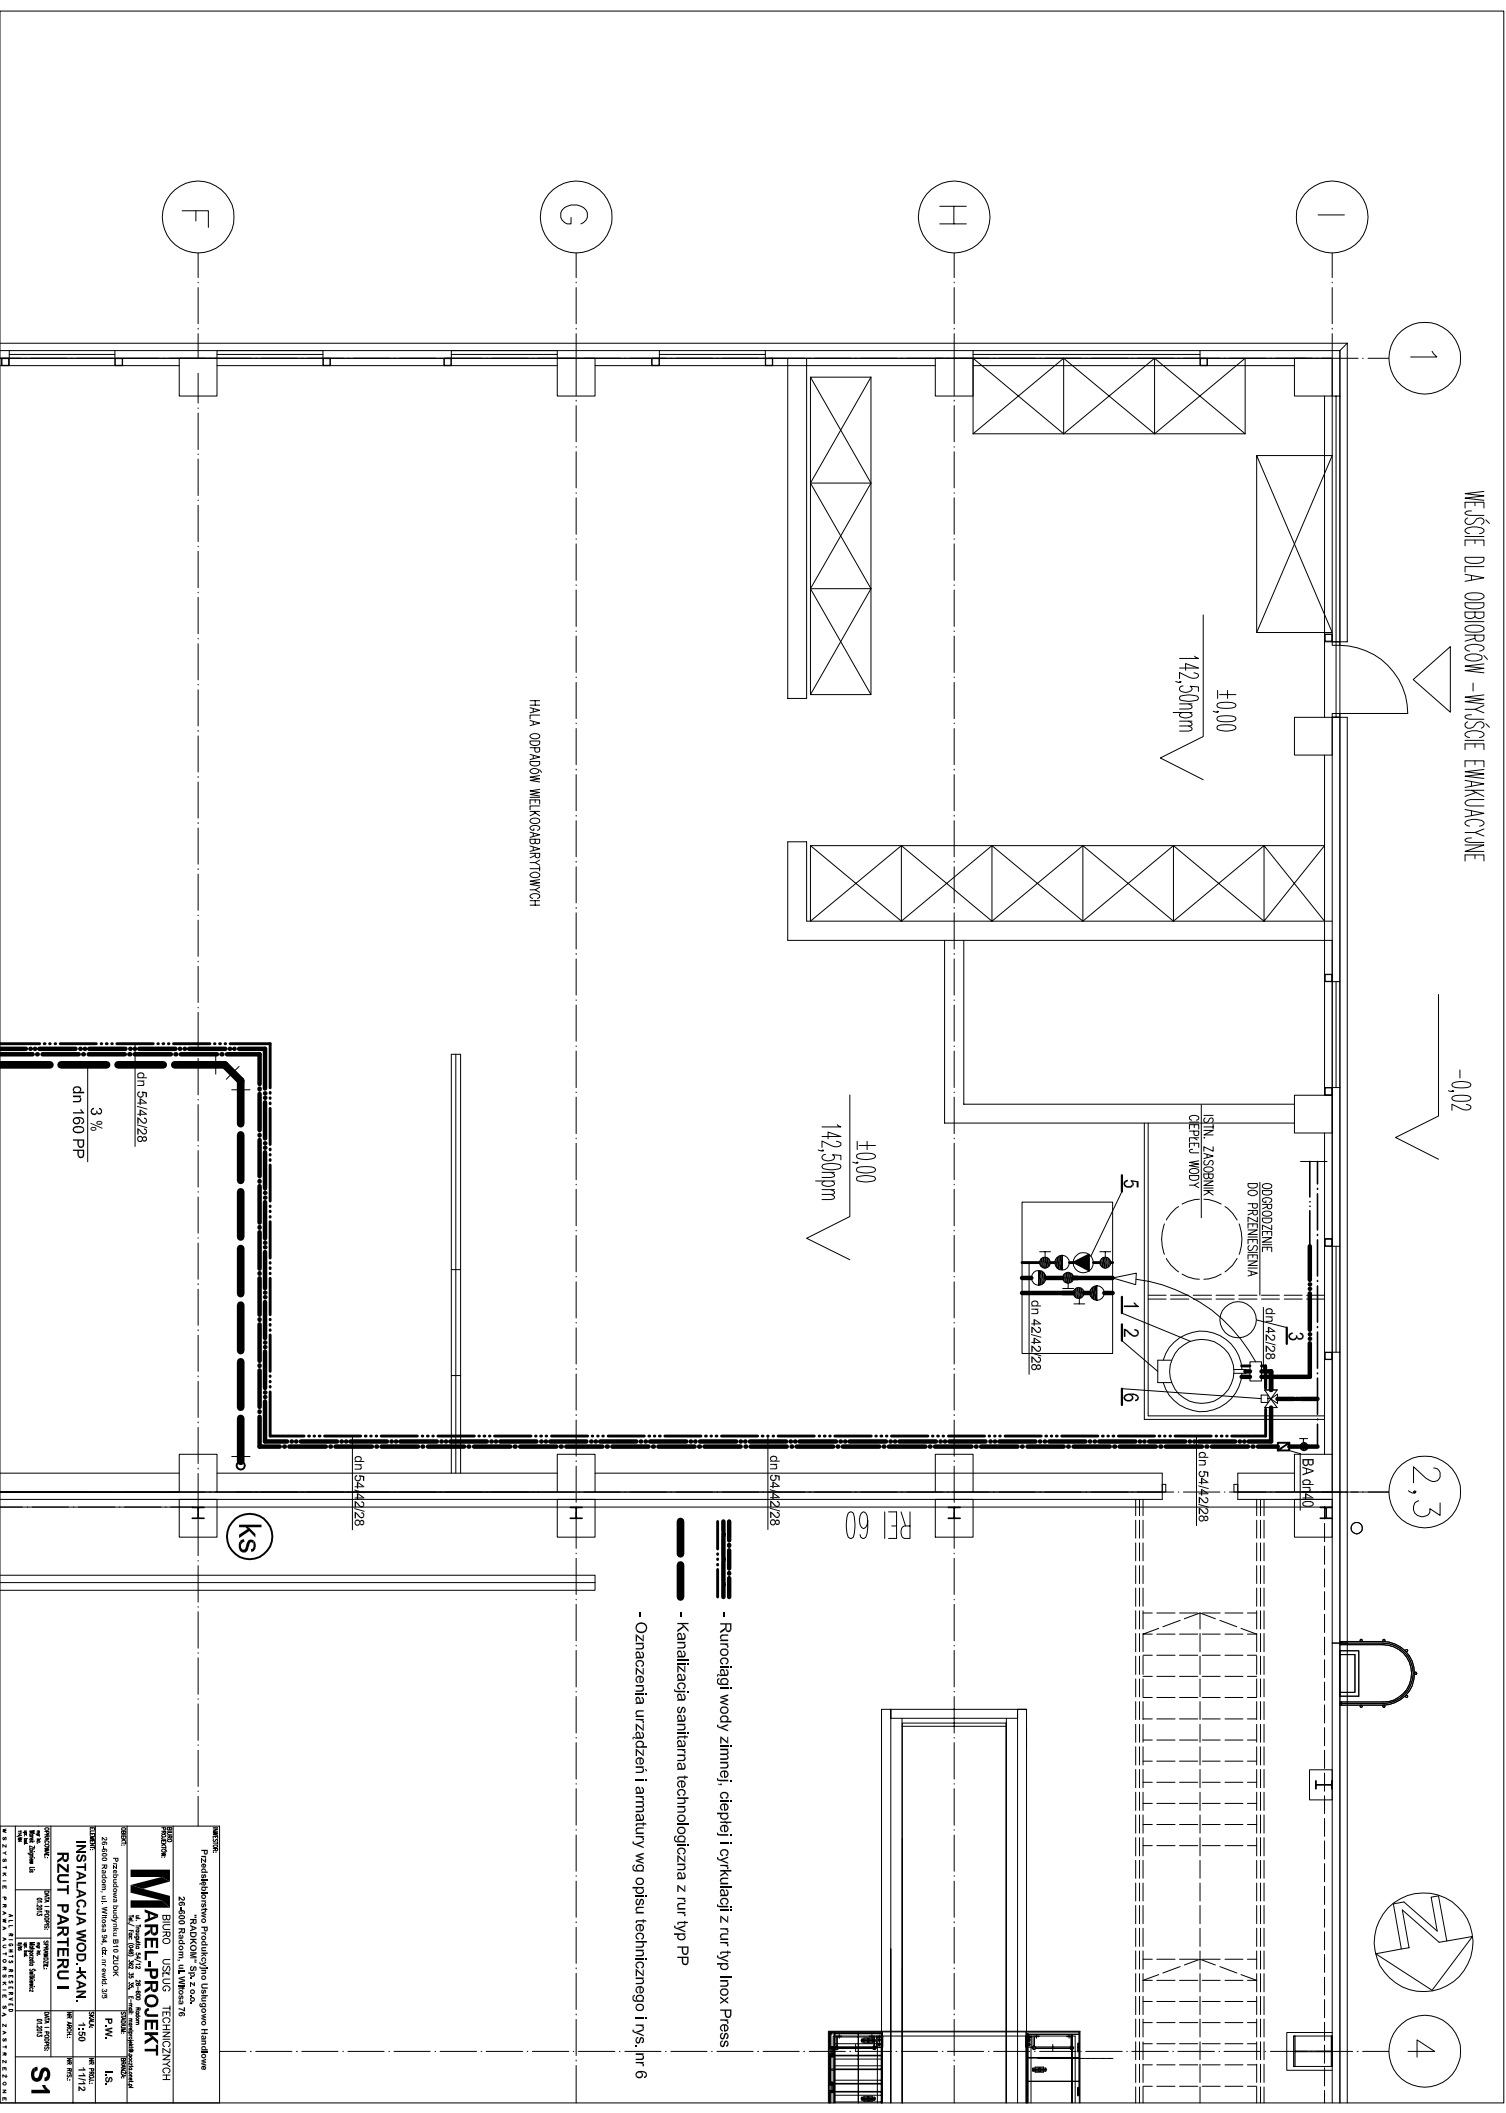

- Rurociągi wody zimnej, ciepłej i cyrkulacji z rur typ Inox Pressi
- Kanalizacja sanitarna technologiczna z rur typ PP
- Oznaczenia urządzeń i armatury wg opisu technicznego i rys. nr 6

Projekt: Instalacja wod-kan Rzut parteru I	
Wykonanie: MAREL-PROJEKT	
Data: 2023	
Skala: 1:50	
Status: S1	