



Henryk Kossowski
 w/g 513 ust. 1 pkt 4 Ust. o
 Upr. nr GT.VI-3/97/75/76

ANDRZEJ CZECH
 upr. budowlane do projektowania
 i kierowania w zakresie instalacji sanitarnych
 i urządzeń oraz sieci sanitarnych
 NR 232/KL/74
 NR UAN-II-K-6386/R/86/85
 NR BUA-III-B366/86/85
 67 u. 2 pkt 2, 55 u. 2, 57, 513 u. 1 pkt 2 i 4 lit. a i t

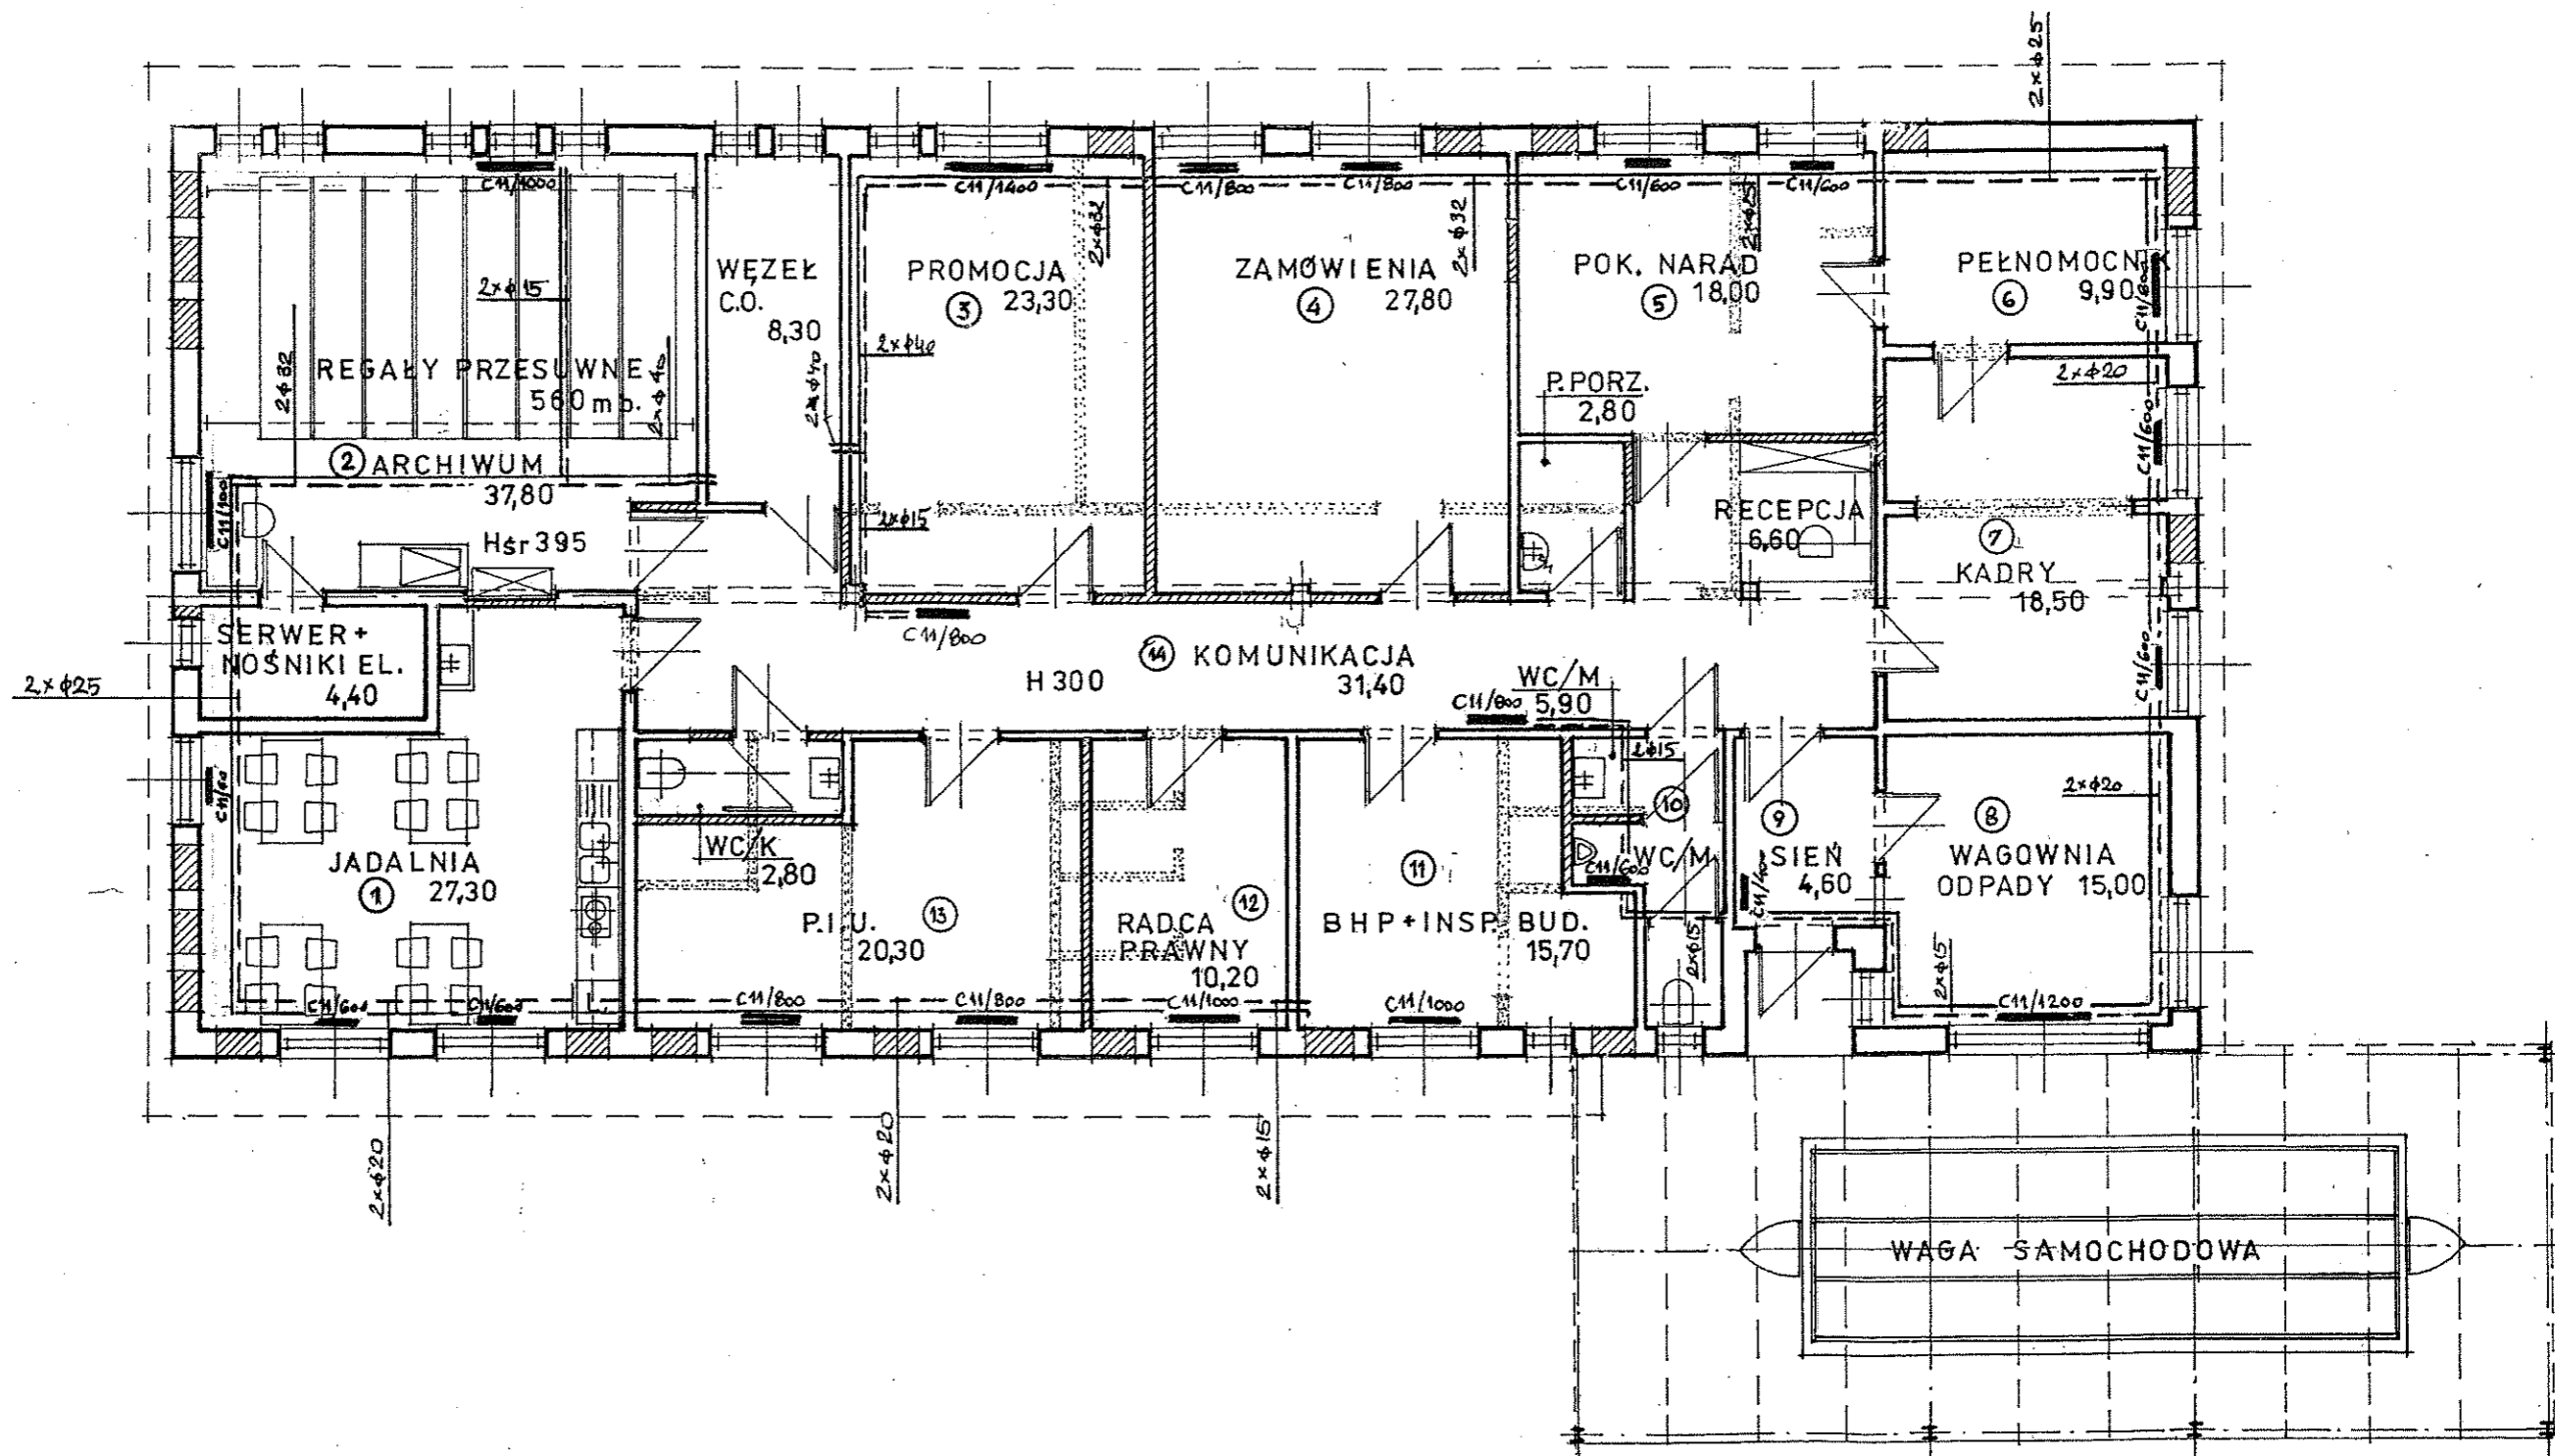


RADKOM SP. Z O.O RADOM UL. WITOSA 76 BUDYNEK ADMINISTRACYJNO- SOCJALNY		Lit. a i b .../9/175/76
RZUT PRZYZIEMIA C.O		DATA: 07.2009r
PROJEKT:	ANDRZEJ CZECH upr. budowlane do projektowania i kierowania w zakresie instalacji sanitarnych i urządzeń oraz sieci sanitarnych NR 232/KL/74 NR UAN-II-K-8386/RA/86/85	SKALA: 1:100
SPRAWDZ:		NR RYS.

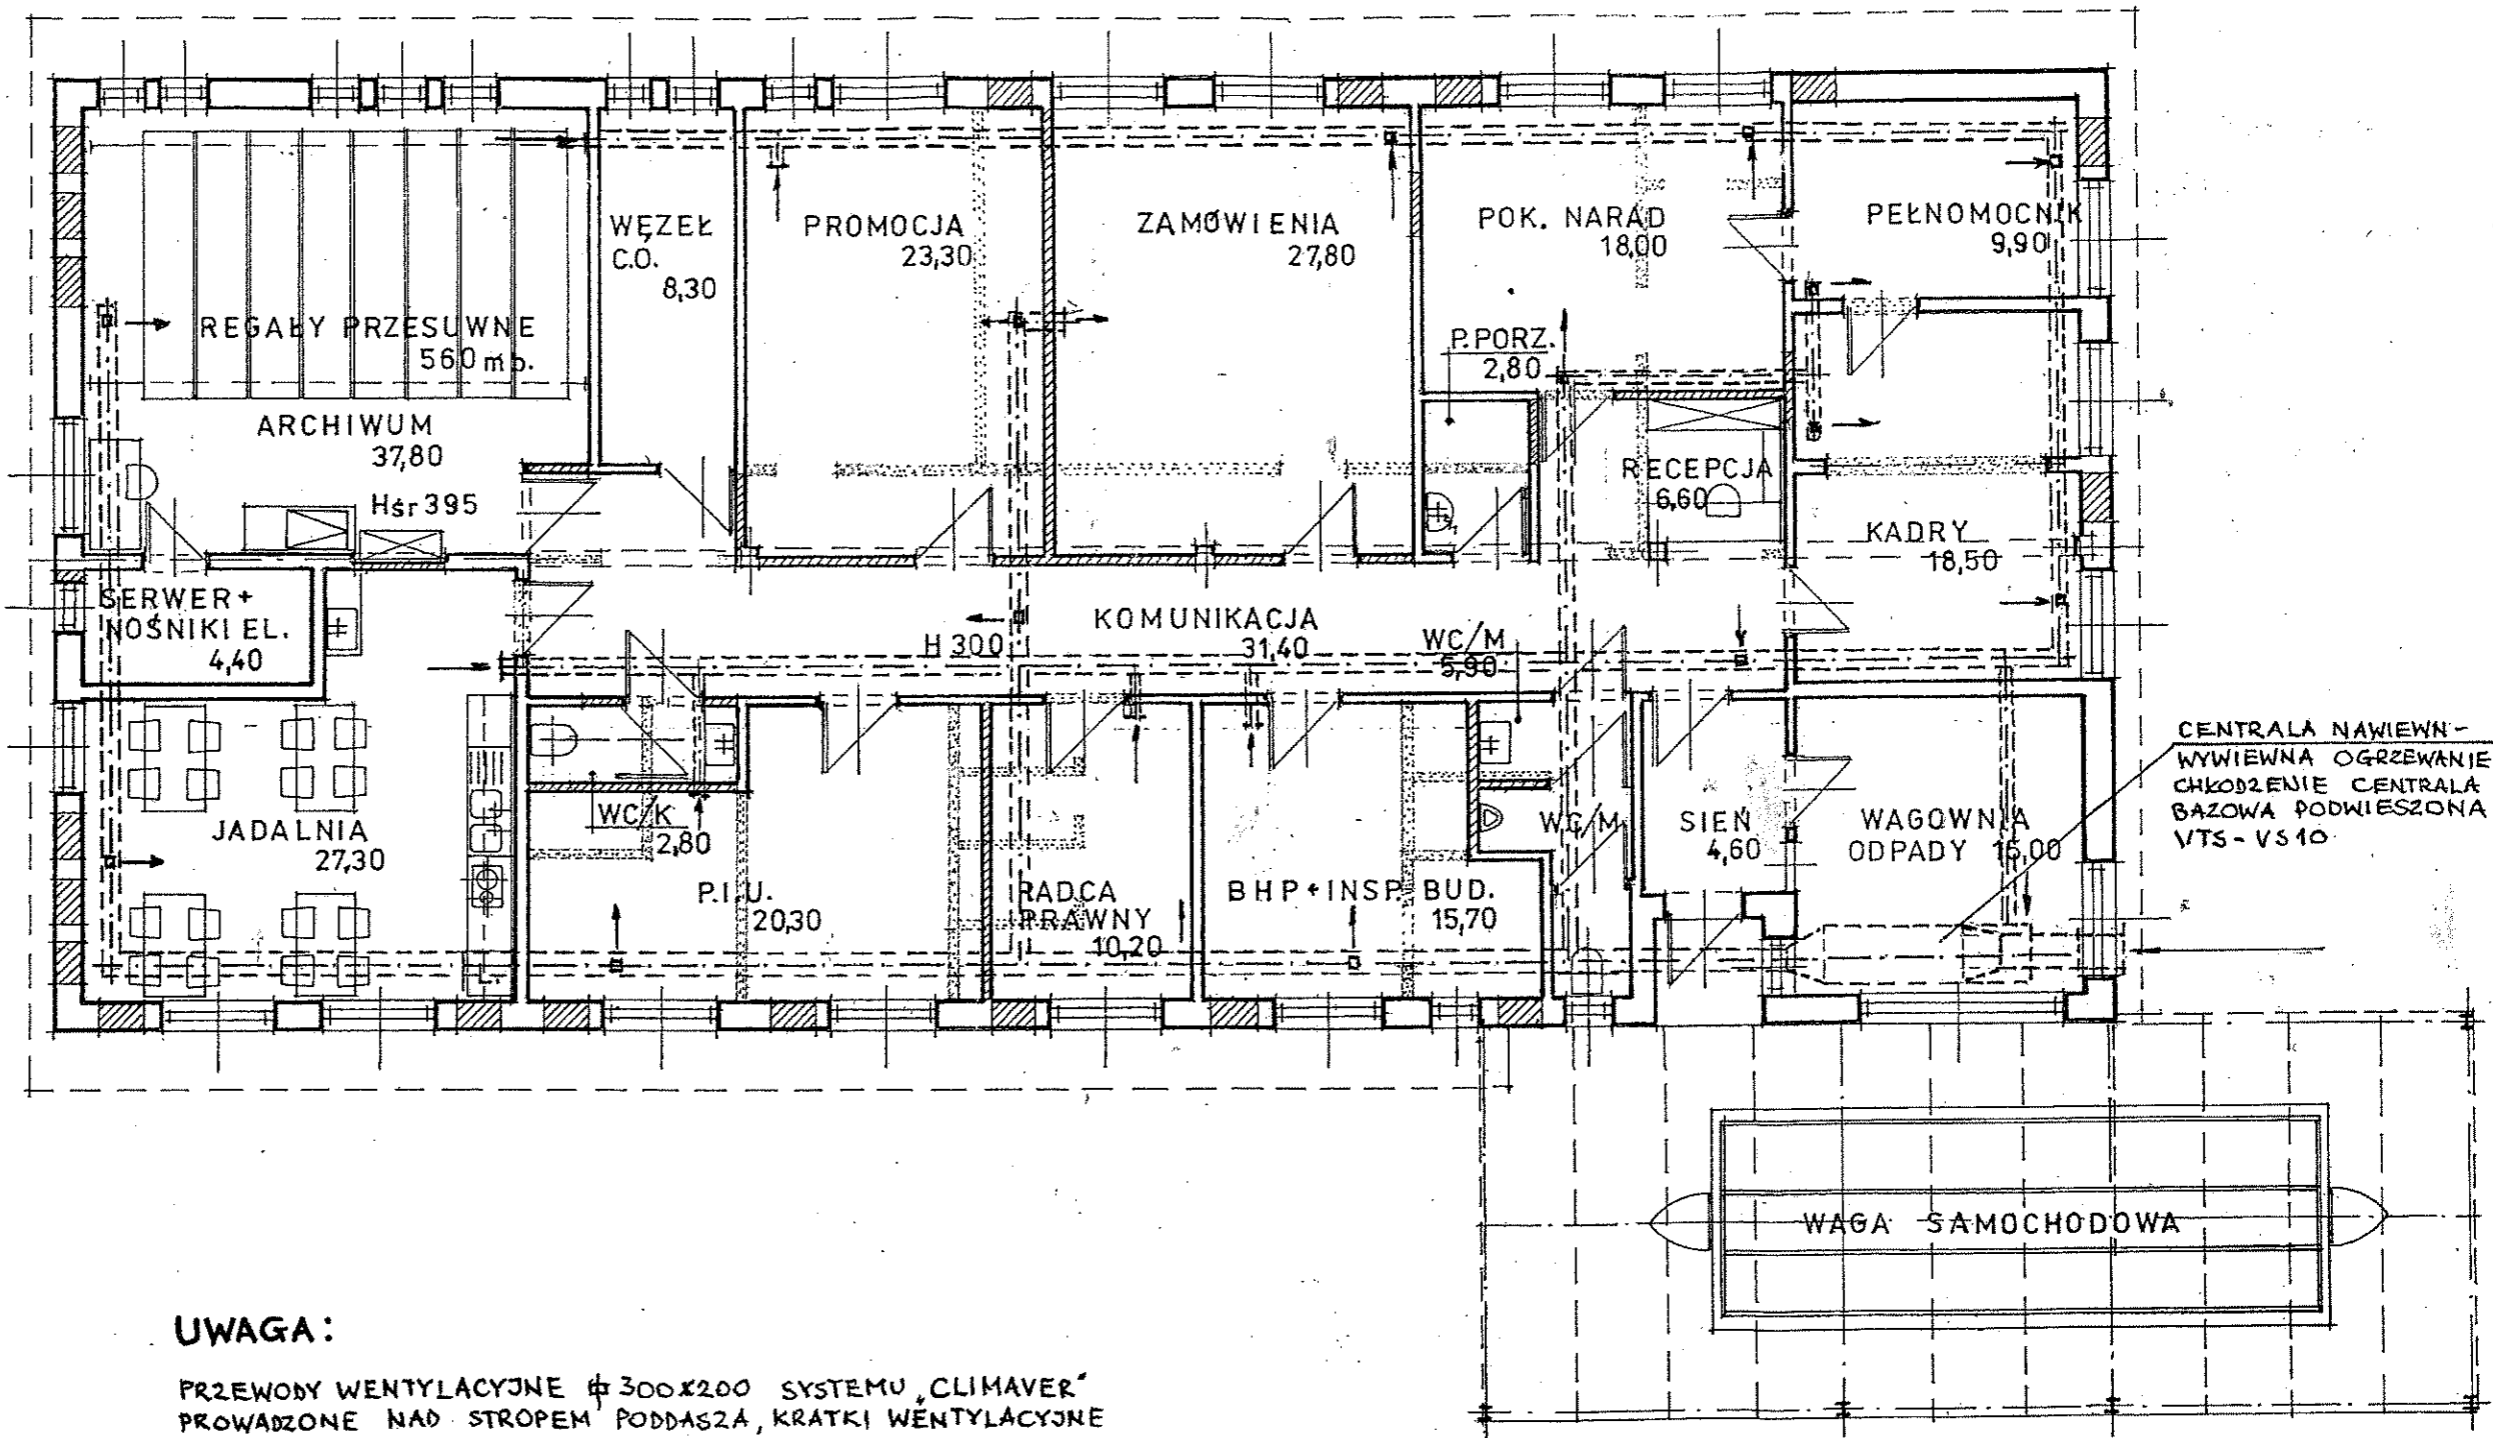

UWAGA:

PRZEWODY WENTYLACYJNE $\varnothing 300 \times 200$ SYSTEMU 'CLIMAVERT'
 PROWADZONE NAD STROPEM PODDASZA, KRATKI WENTYLACYJNE
 NAWIENNE I WYWIEWNE SPROWADZIC PRZEZ STROPEM DO
 POMIESZCZEN.

RADKOM SP. Z O.O RADOM UL. WITOSA 76 BUDYNEK ADMINISTRACYJNO- SOCJALNY		w/ 5 13 ust. 1 pkt 4 Lit. a i b Um. nr GT.VI-3/97/75/76	
RZUT PRZYZIEMIA WENTYLACJA		DATA: 07.2009r	
PROJEKT:	ANDRZEJ CZECH opr. budowlane do projektowania i kierowania w zakresie instalacji sanitarnych i urządzeń oraz sieci sanitarnych NR 232/KL/74		SKALA: 1:100
SPRAWDZ:	NR UAN-II-K-8386/RA/86/85 NR BUA-III-8386/86/85		NR RYS.

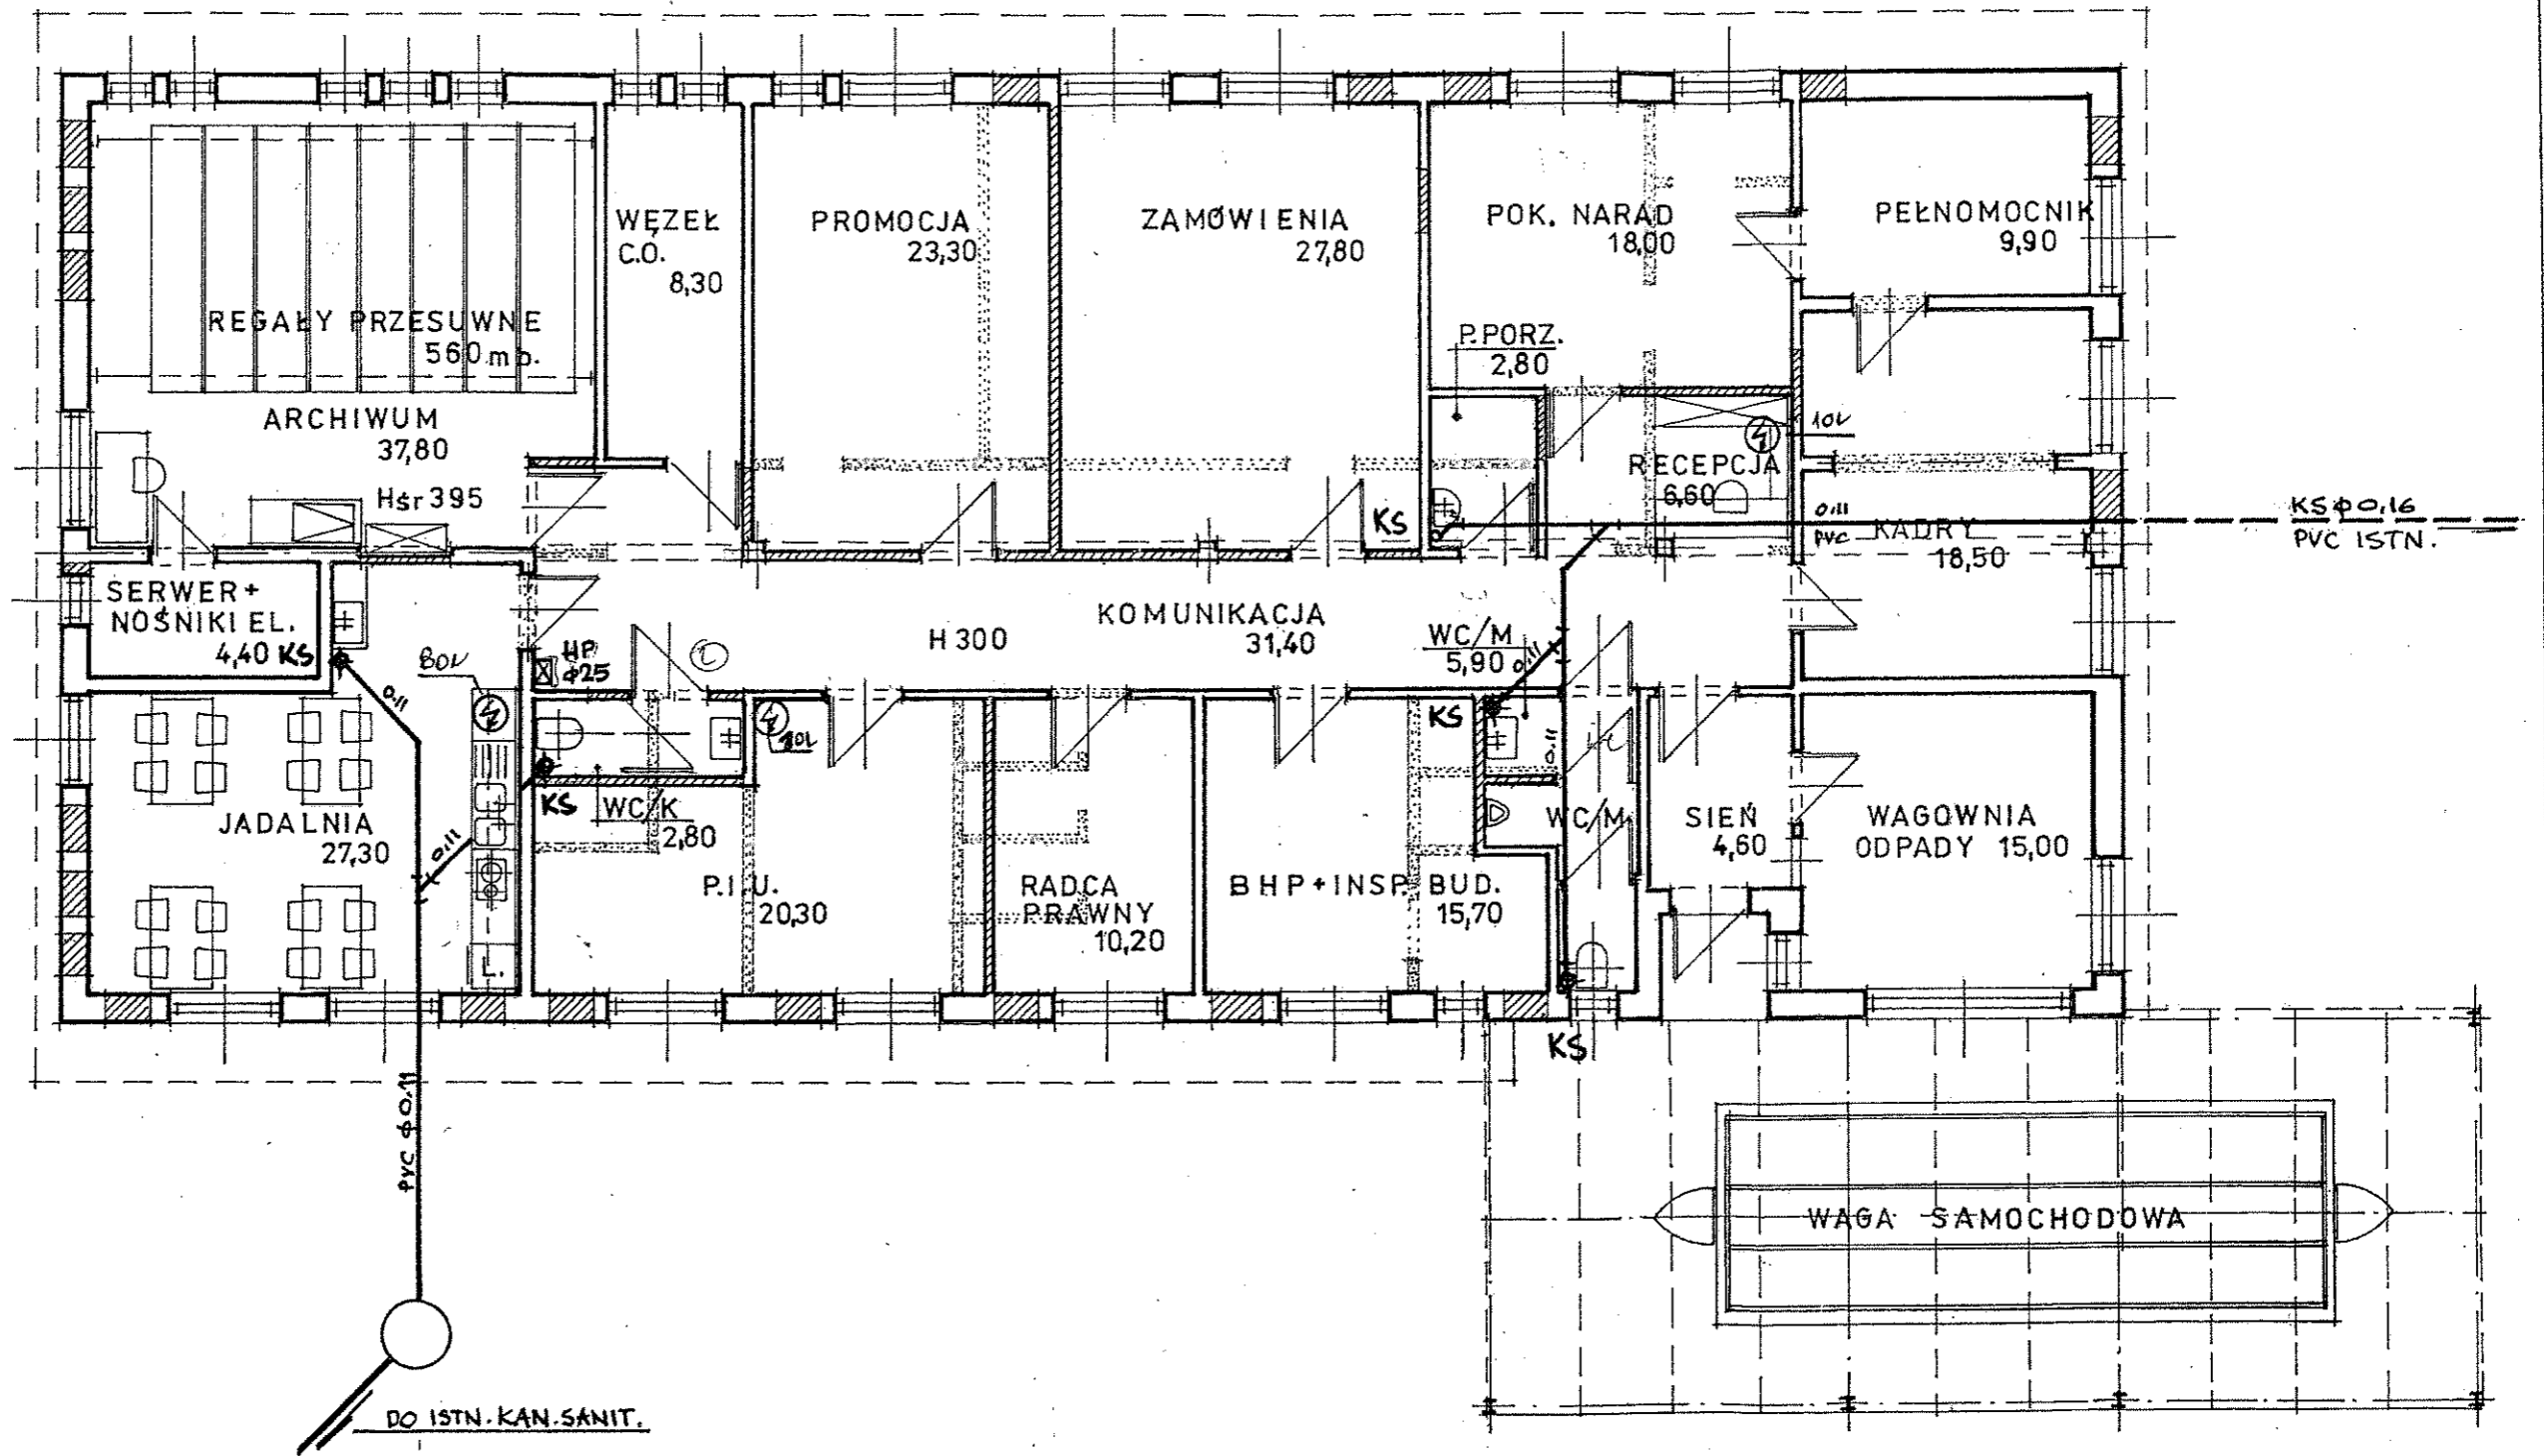

RADKOM SP. Z O.O RADOM UL. WITOSA 76 BUDYNEK ADMINISTRACYJNO- SOCJALNY		
RZUT PRZYZIEMIA WOD - KAN ANDRZEJ CZECH		DATA: 07.2009r
PROJEKT:	upr. budowlane do projektowania i kierowania w zakresie instalacji sanitarnych i urządzeń oraz sieci sanitarnych NR 232/KL/74	SKALA: 1:100
SPRAWDZ:	wz 5 13 ust. 1 pkt 4 lit. a) UAN-II-K-8386/RA/86/85 Op. nr GTM-3/97/75/76 NR BUA-III-8386/86/85 92 u. 2 okt 2. 65 u. 2. 67. 613 u. 11 okt 7 i 8 lit. a) i b)	NR RYS.